


**GENEHMIGT**

Datum: \_\_\_\_\_ Bauherr/in: \_\_\_\_\_

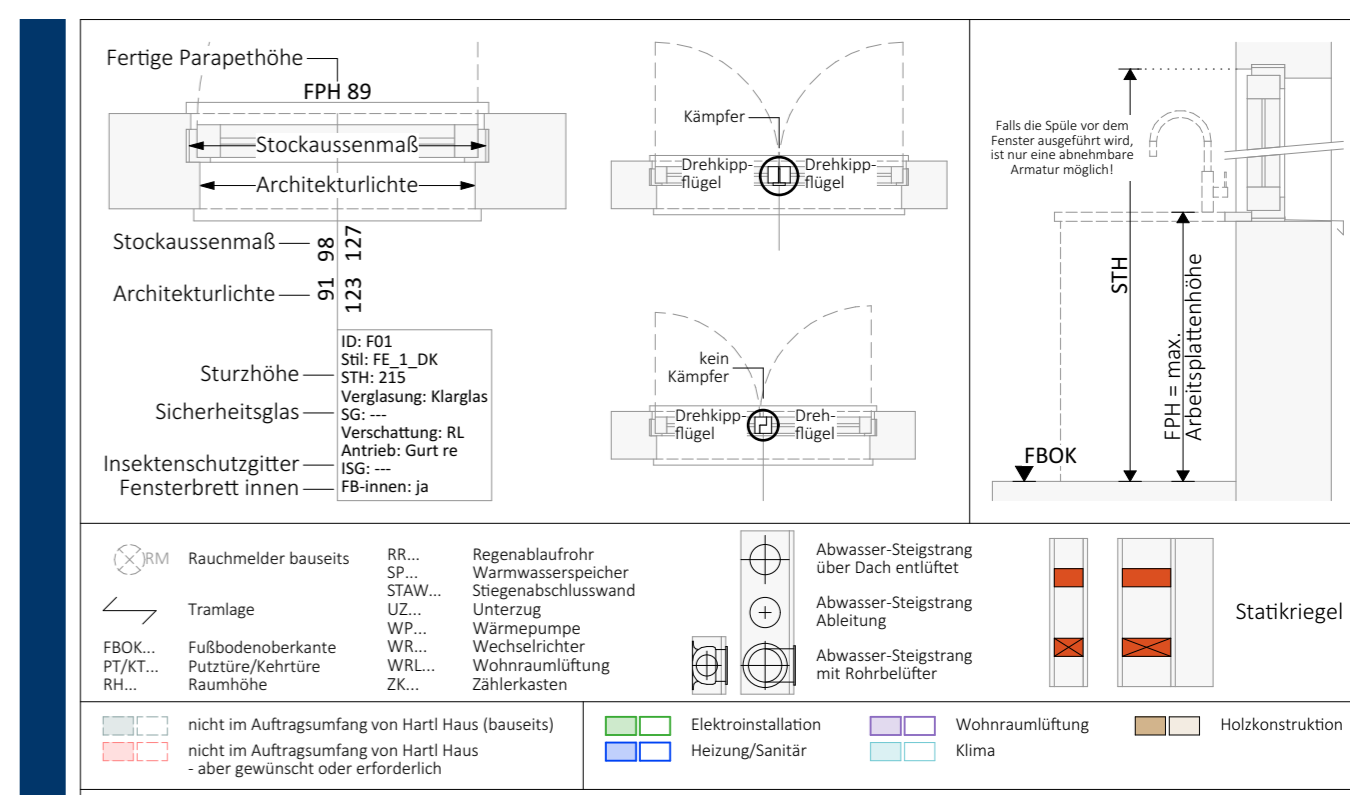

LEGENDE	
	Steckdose
	Unterputzdose ohne Verkabelung
	Doppelsteckdose
	Feuchtraum-Steckdose
	Steckdose - Waschmaschine/Trockner/ Geschirrspüler/Kühlschrank
	E-Herd Anschluss
	Schalter
	Schalter mit Kontrolllicht
	Wechselschalter
	Doppelwechselschalter
	Serienschalter
	Taster
	Tastdimmer
	Klingel
	Telefon-Dose
	TV-Dose
	Netzwerksteckdose mit CAT 5 Verkabelung
	Netzwerksteckdose mit CAT 5 Verkabelung bei Zentrale
	Unterputz - Bewegungsmelder
	Gegensprechanlage Innen
	Gegensprechanlage - Aussen
	Aussenfühler
	Thermostat
	Wandleuchte / Leuchrohr für Wandauslass
	Spot - ACHTUNG! Bei Schallschutzdecke nicht möglich!
	Deckenleuchte

Hinweis: Die Position der Elektroinstallation kann sich aus konstruktiven Gründen ändern (z. B. Wandriegel). Bitte jene Elektrosymbole vermaßen (z. B. von der Wandkante oder dem Fenster) bei denen eine exakte Position erforderlich ist!

**AUSSTATTUNGSPLAN | DG**  
 BV Stefan u. Ramona Nefzger - Oettl  
 Bundesland: BAY

HARTL HAUS Holzindustrie GmbH  
 Haimschlag 30 | A-3903 Echenbach  
 T +43 2849 8332-0  
 info@hartlhaus.at

Maßstab: 1:25	Änderungen:	GEZ:	Datum:
Datum: 04.04.2023	Elektro Änderungen lt. Kd.	PRW	25.05.2023
Projekt-Nr.: 2022-17470	Räume aktualisiert	PRW	18.07.2023
Plan-Nr.: APL_DG_1-2			
GEZ: PRW DW: 326			